


Vodovodní přípojka
napojena na stávající vodovodní systém zásobující školu
instalován podružný vodoměr.

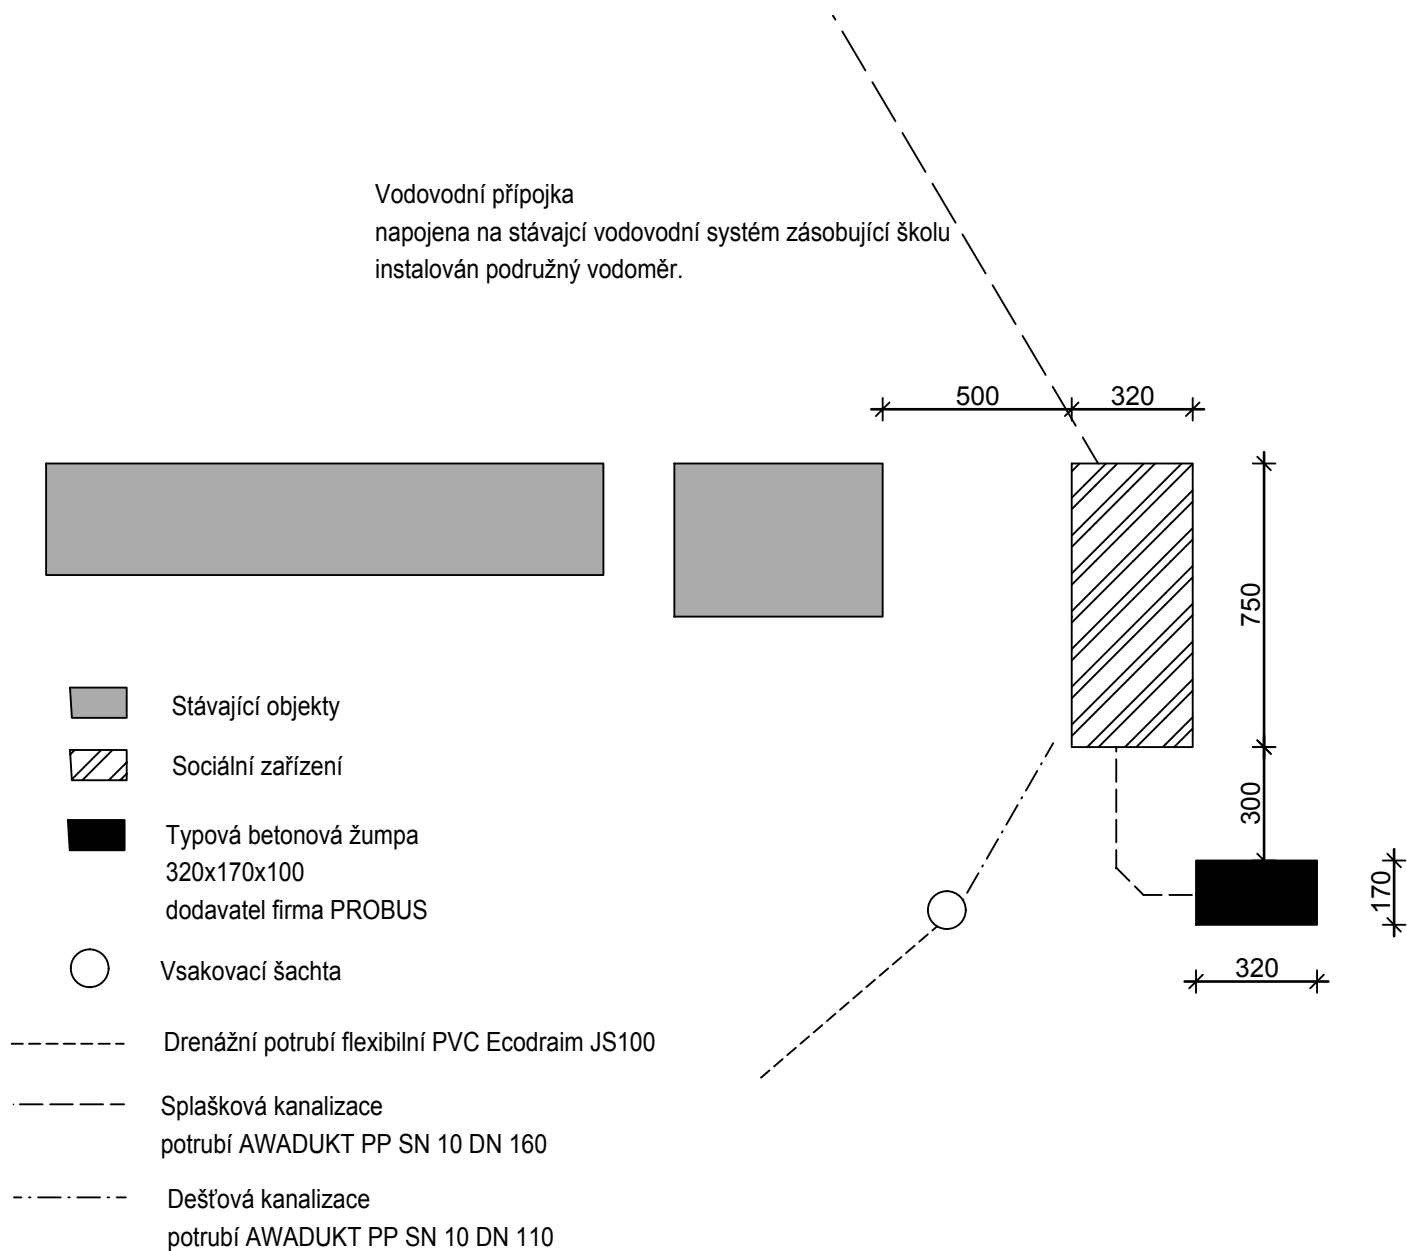

Investor	Obec Vojkovice Vojkovice 88 pošta Dobrá		Projektant	
	Stupeň PD Územní souhlas		ing. Vlastimil Salajka Stará Riviera 1808 Frýdek - Místek	
Stavba	Sociální zařízení na sportovním hřišti		Datum 03/2012	Výtisk
Část	Detail situace		Měřítko 1:200	Číslo výkresu 001